



Ministero delle Infrastrutture e della Mobilità Sostenibili
 PROVEDITORATO INTERREGIONALE PER LE OPERE PUBBLICHE PER LA CAMPANIA,
 IL MOLISE, LA PUGLIA E LA BASILICATA
 SEDE DI POTENZA

INTERVENTO DI ADEGUAMENTO SISMICO ED ENERGETICO DELLA CASERMA
 DEI CARABINIERI FORESTALI DI RIONERO IN VULTURE (PZ) VIA GALLIANO n. 24.
 CUP: D63J19000130001

COMMITTENTE

Provveditorato Interregionale OOPP per la Campania, il
 Molise, la Puglia e la Basilicata

RUP

dott. Lorenzo LAROCCA

PROGETTISTA

Ing. Silvio Spena

GRUPPO DI LAVORO

Ing. Mariangela Spena
 Ing. Adolfo Valerio Spena
 Ing. Rocco Capasso
 Ing. Angelo De Cristofaro
 Ing. Aniello Greco
 Arch. Rocco Ripoli

EMISSIONE

PROGETTO ESECUTIVO
 OPERE EDILI - ARCHITETTONICO

TITOLO


Abaco degli Infissi

REV.	DATA	FILE	OGGETTO	AUT.
a	05/2021			
b				
c				
d				
e				


ELABORATO N.

PE.A.12



DATA:	SCALA:	FILE:
MAGGIO 2021	1:200/1:10	
J.N.	AUTORE	APPROVATO

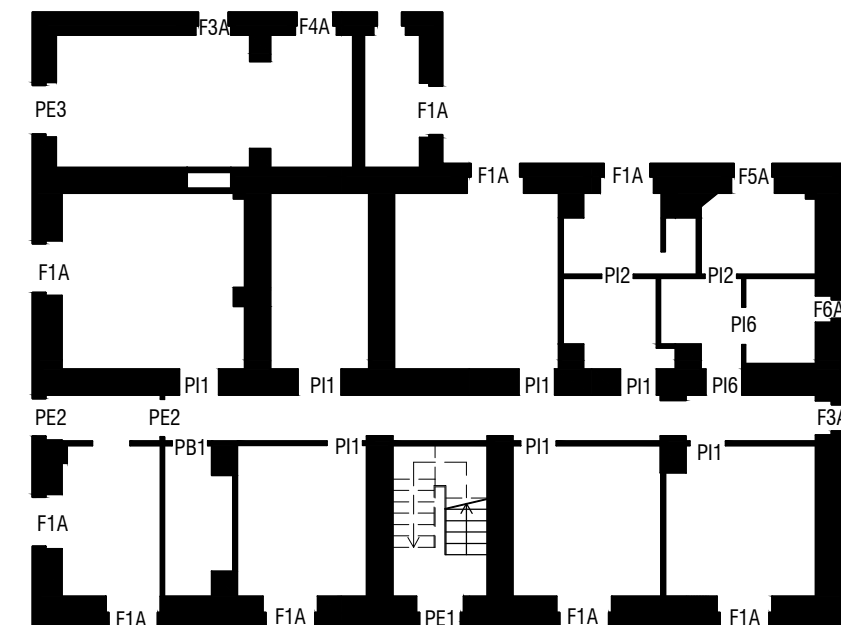


PIANTA PIANO TERRA _ scala 1:200

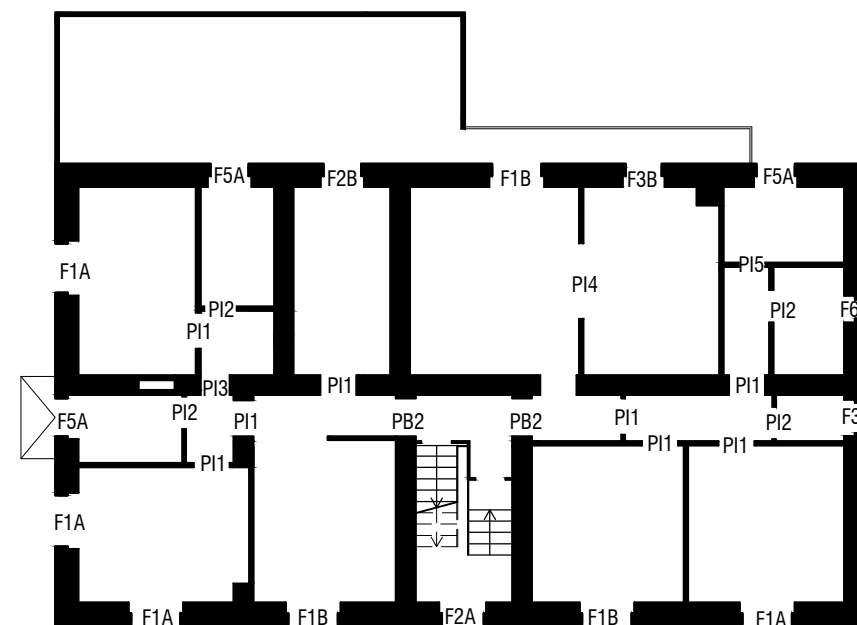


PIANTA PIANO PRIMO _ scala 1:200

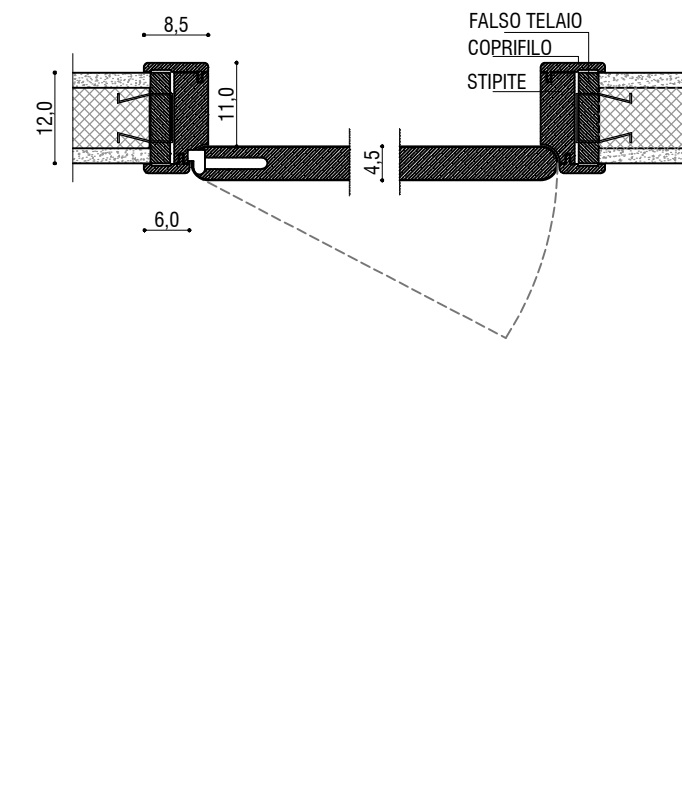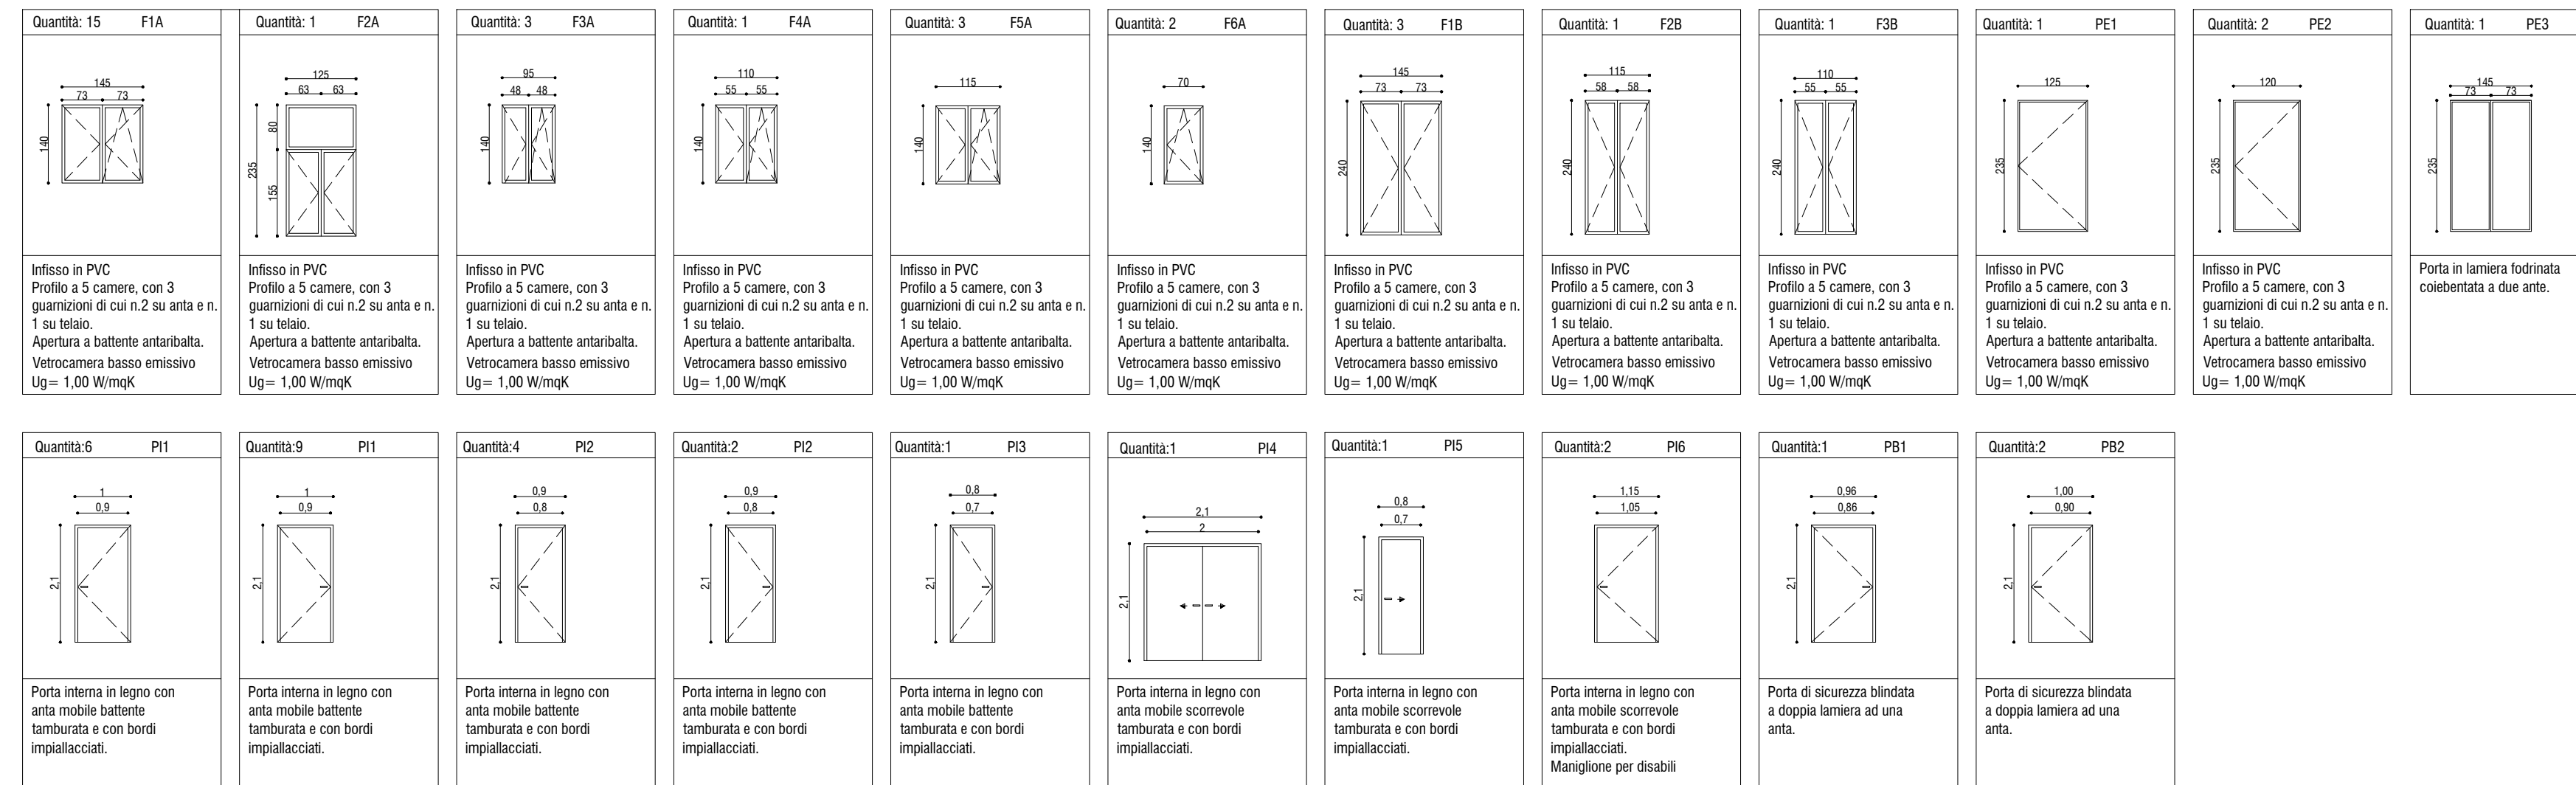


DETAGLIO PORTE INTERNE A BATTENTE _ scala 1:10

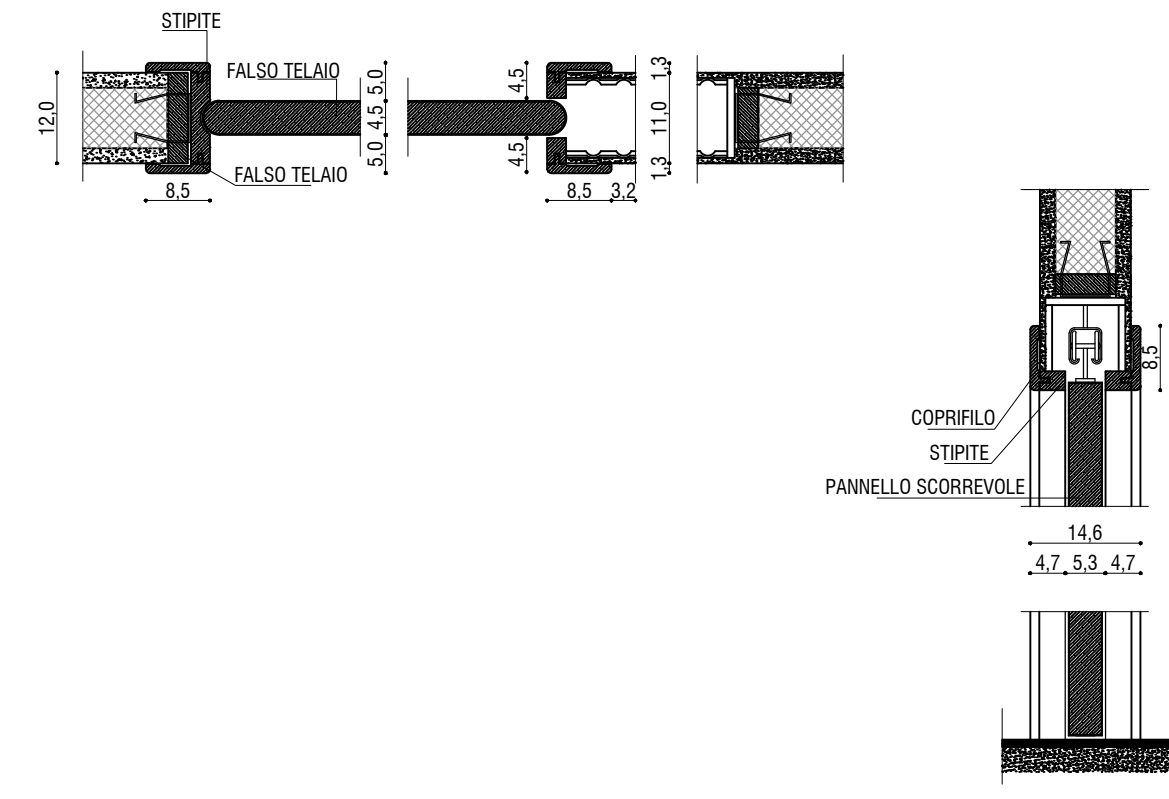


DETAGLIO PORTE INTERNE SCORREVOLI _ scala 1:10

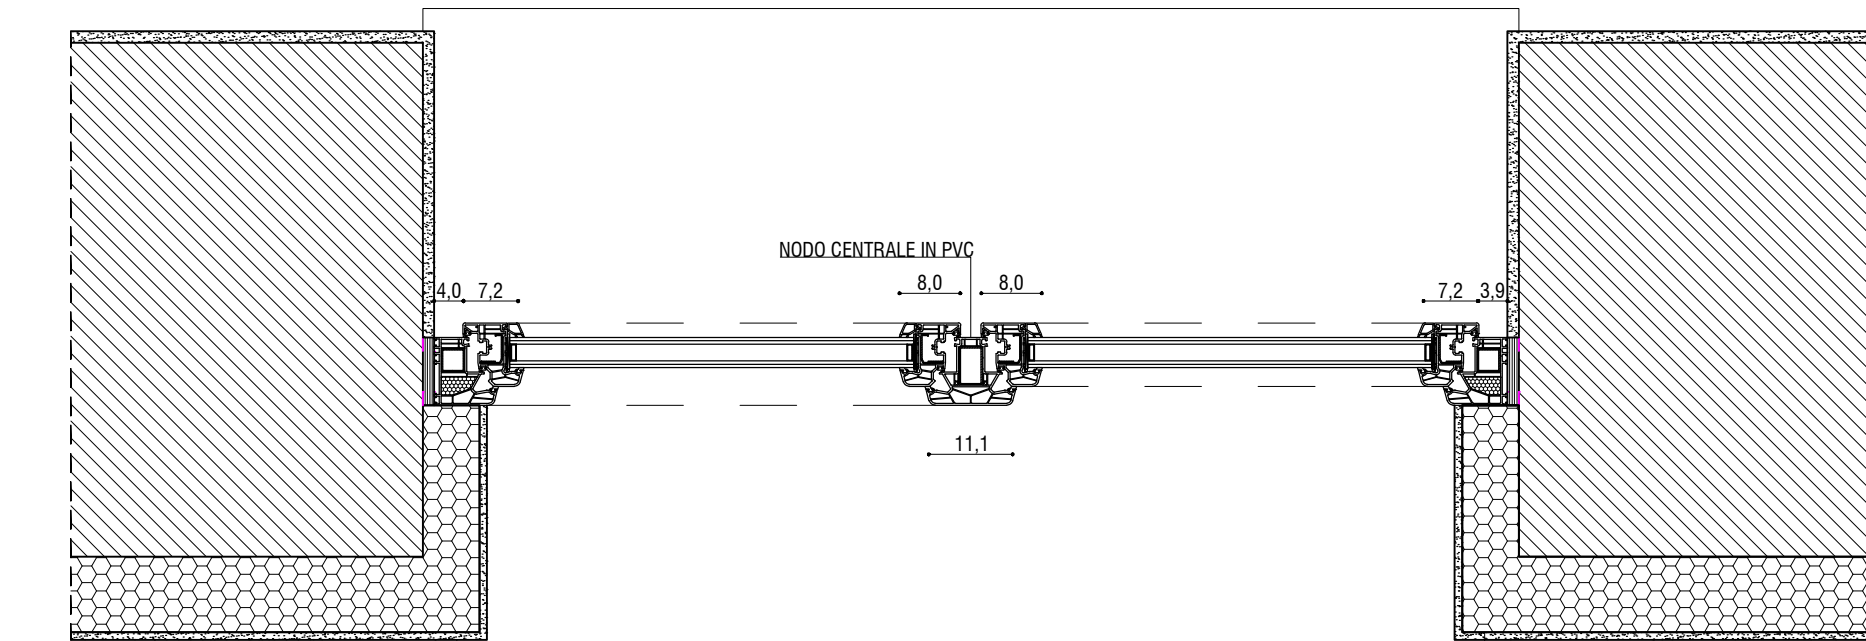

DETAGLIO TELAI INFISSI ESTERNI _ scala 1:10

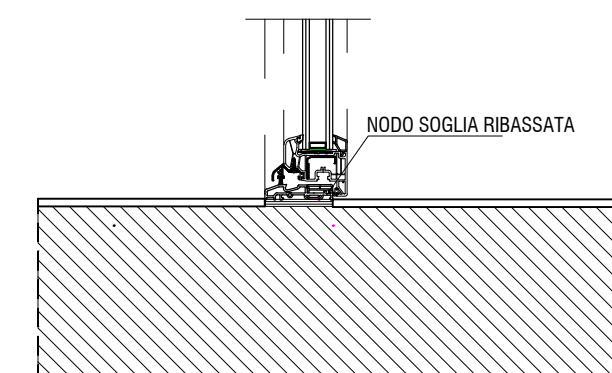

DETAGLIO TELAI INFISSI ESTERNI _ scala 1:10

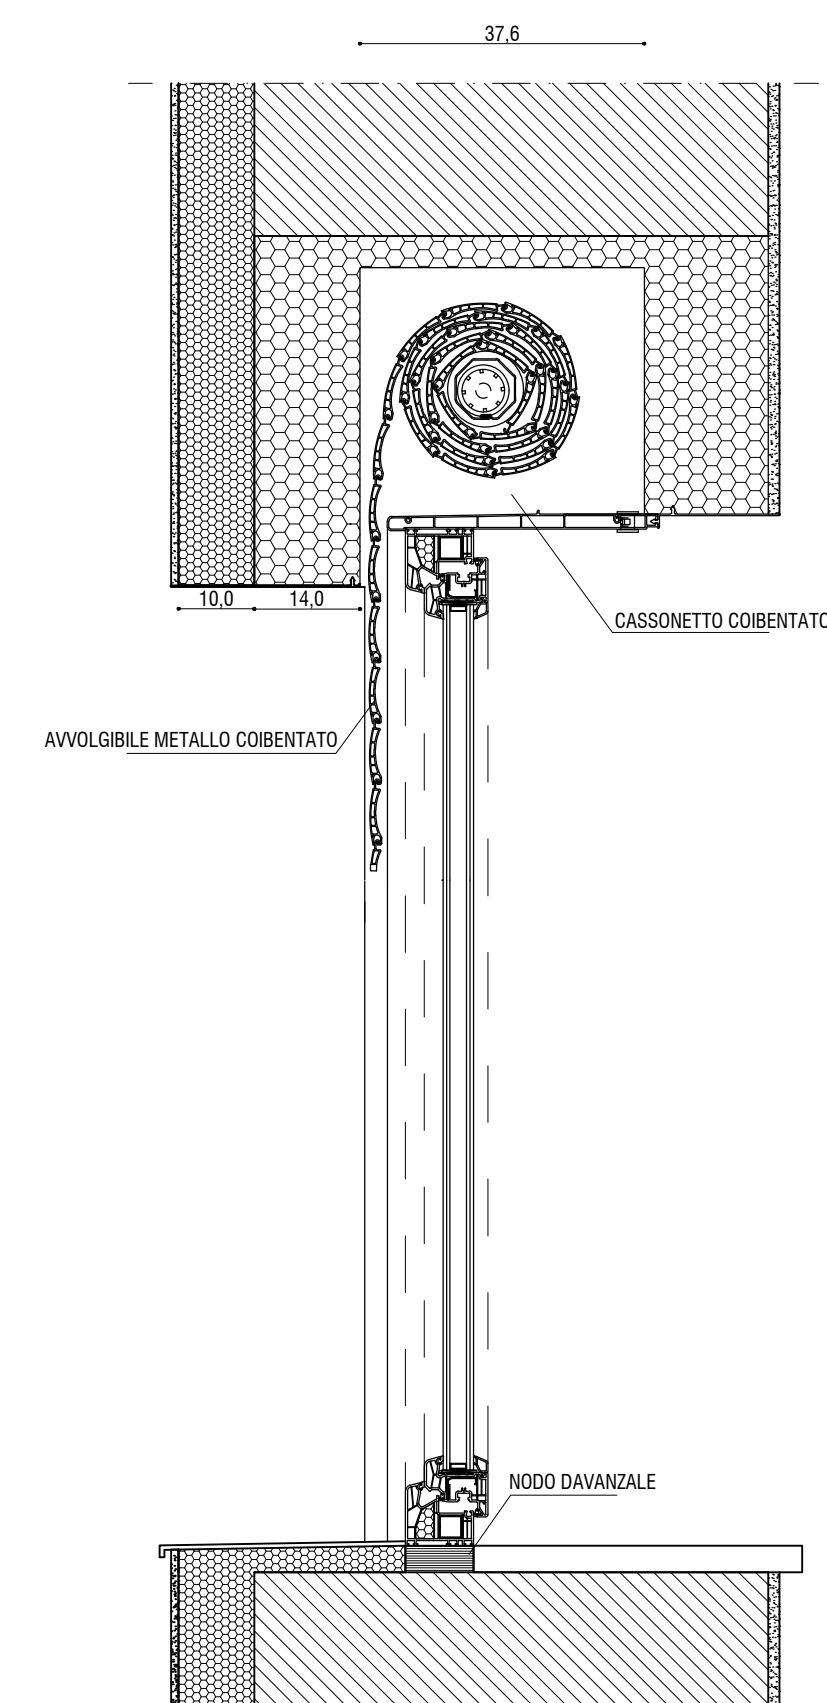

DETAGLIO AVVOLGIBILE _ scala 1:10